
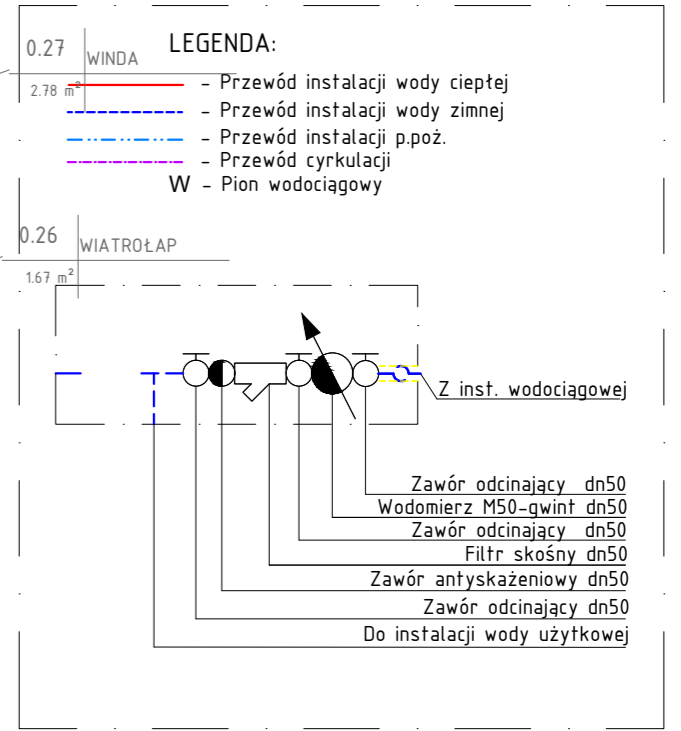


S-1 RZUT PARTERU

instalacja wody

skala 1:100

PROJEKT WYKONAWCZY

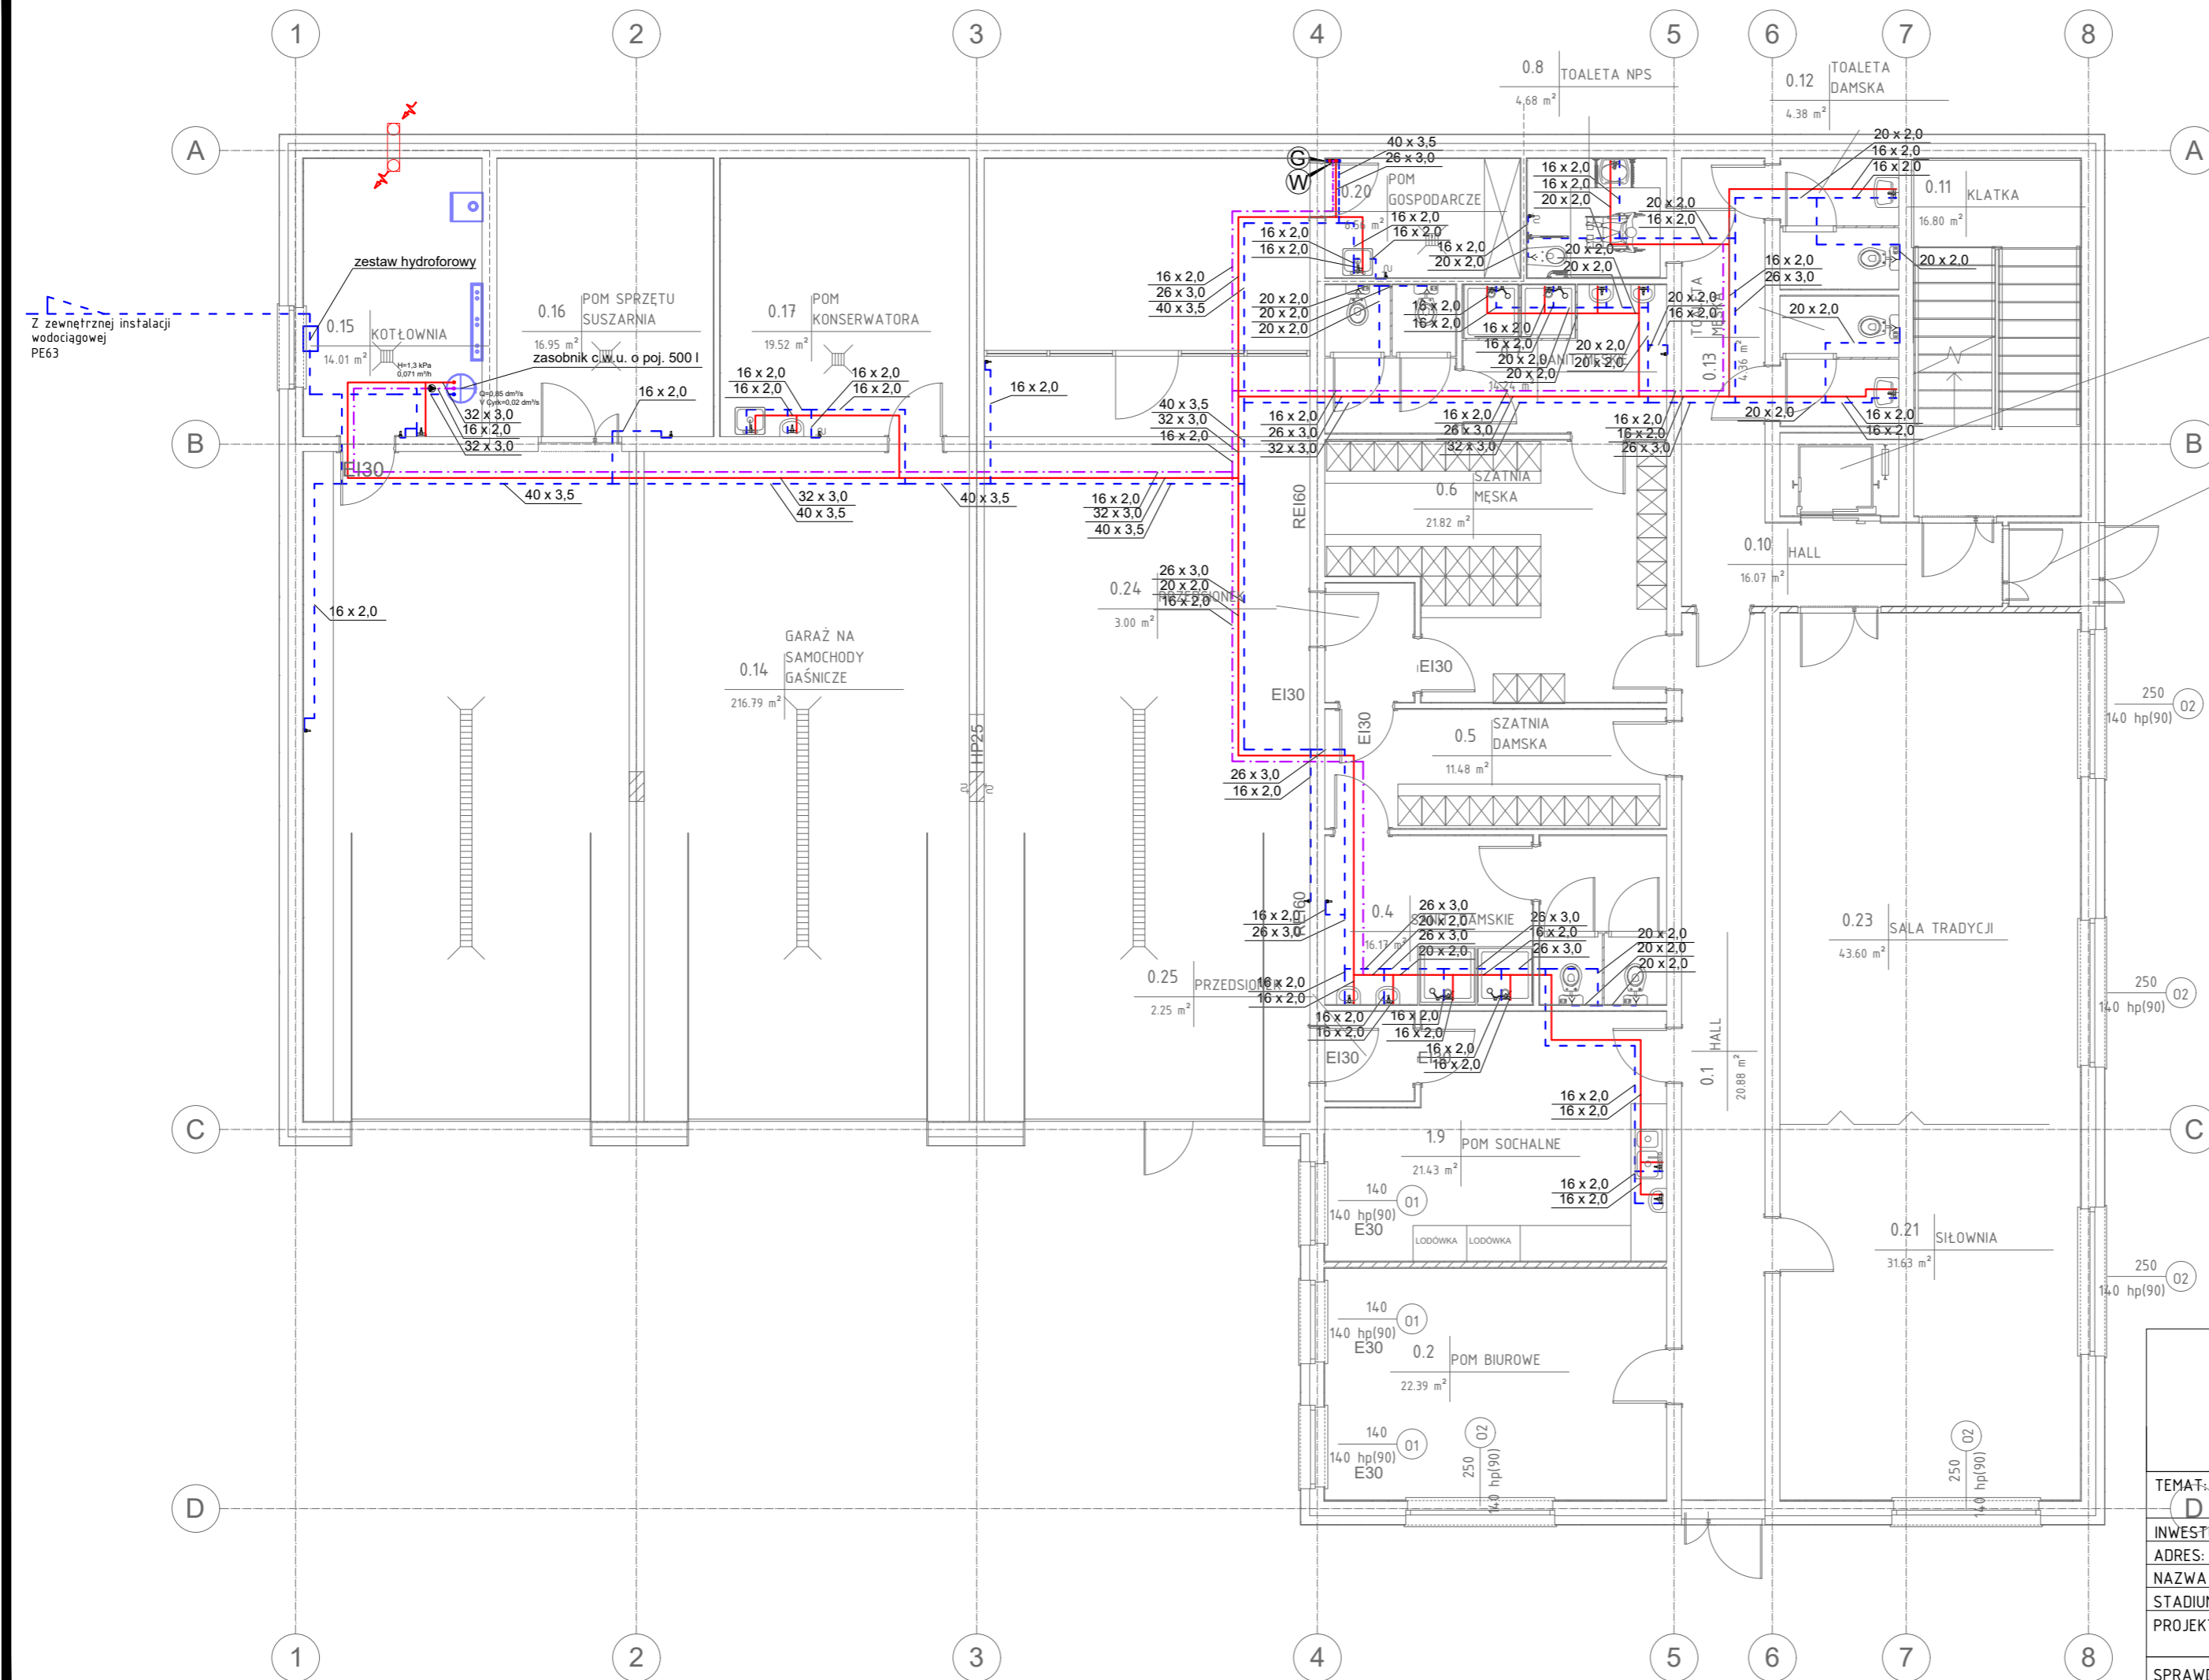

Kubaturowe Sp. z o.o. Pl. Bankowy 2, 00-095 Warszawa REGON 380164709, NIP 525 274 98 17 728 382 099, projektykubaturowe@gmail.com		
TEMAT: D Projekt budowy budynku strażnicy OSP Dawidy wraz z zagospodarowaniem terenu.	INWESTOR: Gmina Raszyn, Szkolna 2a, 05-090 Raszyn	BRANŻA: SANITARNA
ADRES: DZ. NR 91 i 93/2	NAZWA RYS. RZUT PARTER - INSTALACJA WODY	SKALA: 1 : 100
STADIUM: PROJEKT BUDOWLANY	PROJEKTANT: mgr inż. DANIEL WIŚNIEWSKI upr. bud. nr KUP/0152/PWOS/13 w spec. inst. sanit.	DATA: 01.2019
SPRAWDZ.: mgr inż. JAN WIŚNIEWSKI upr. bud. nr KUP/0053/P00S/11 w spec. inst. sanit.		NR RYS. S-1