


S-15 RZUT DACHU

instalacja went. mech.

skala 1:100

PROJEKT WYKONAWCZY

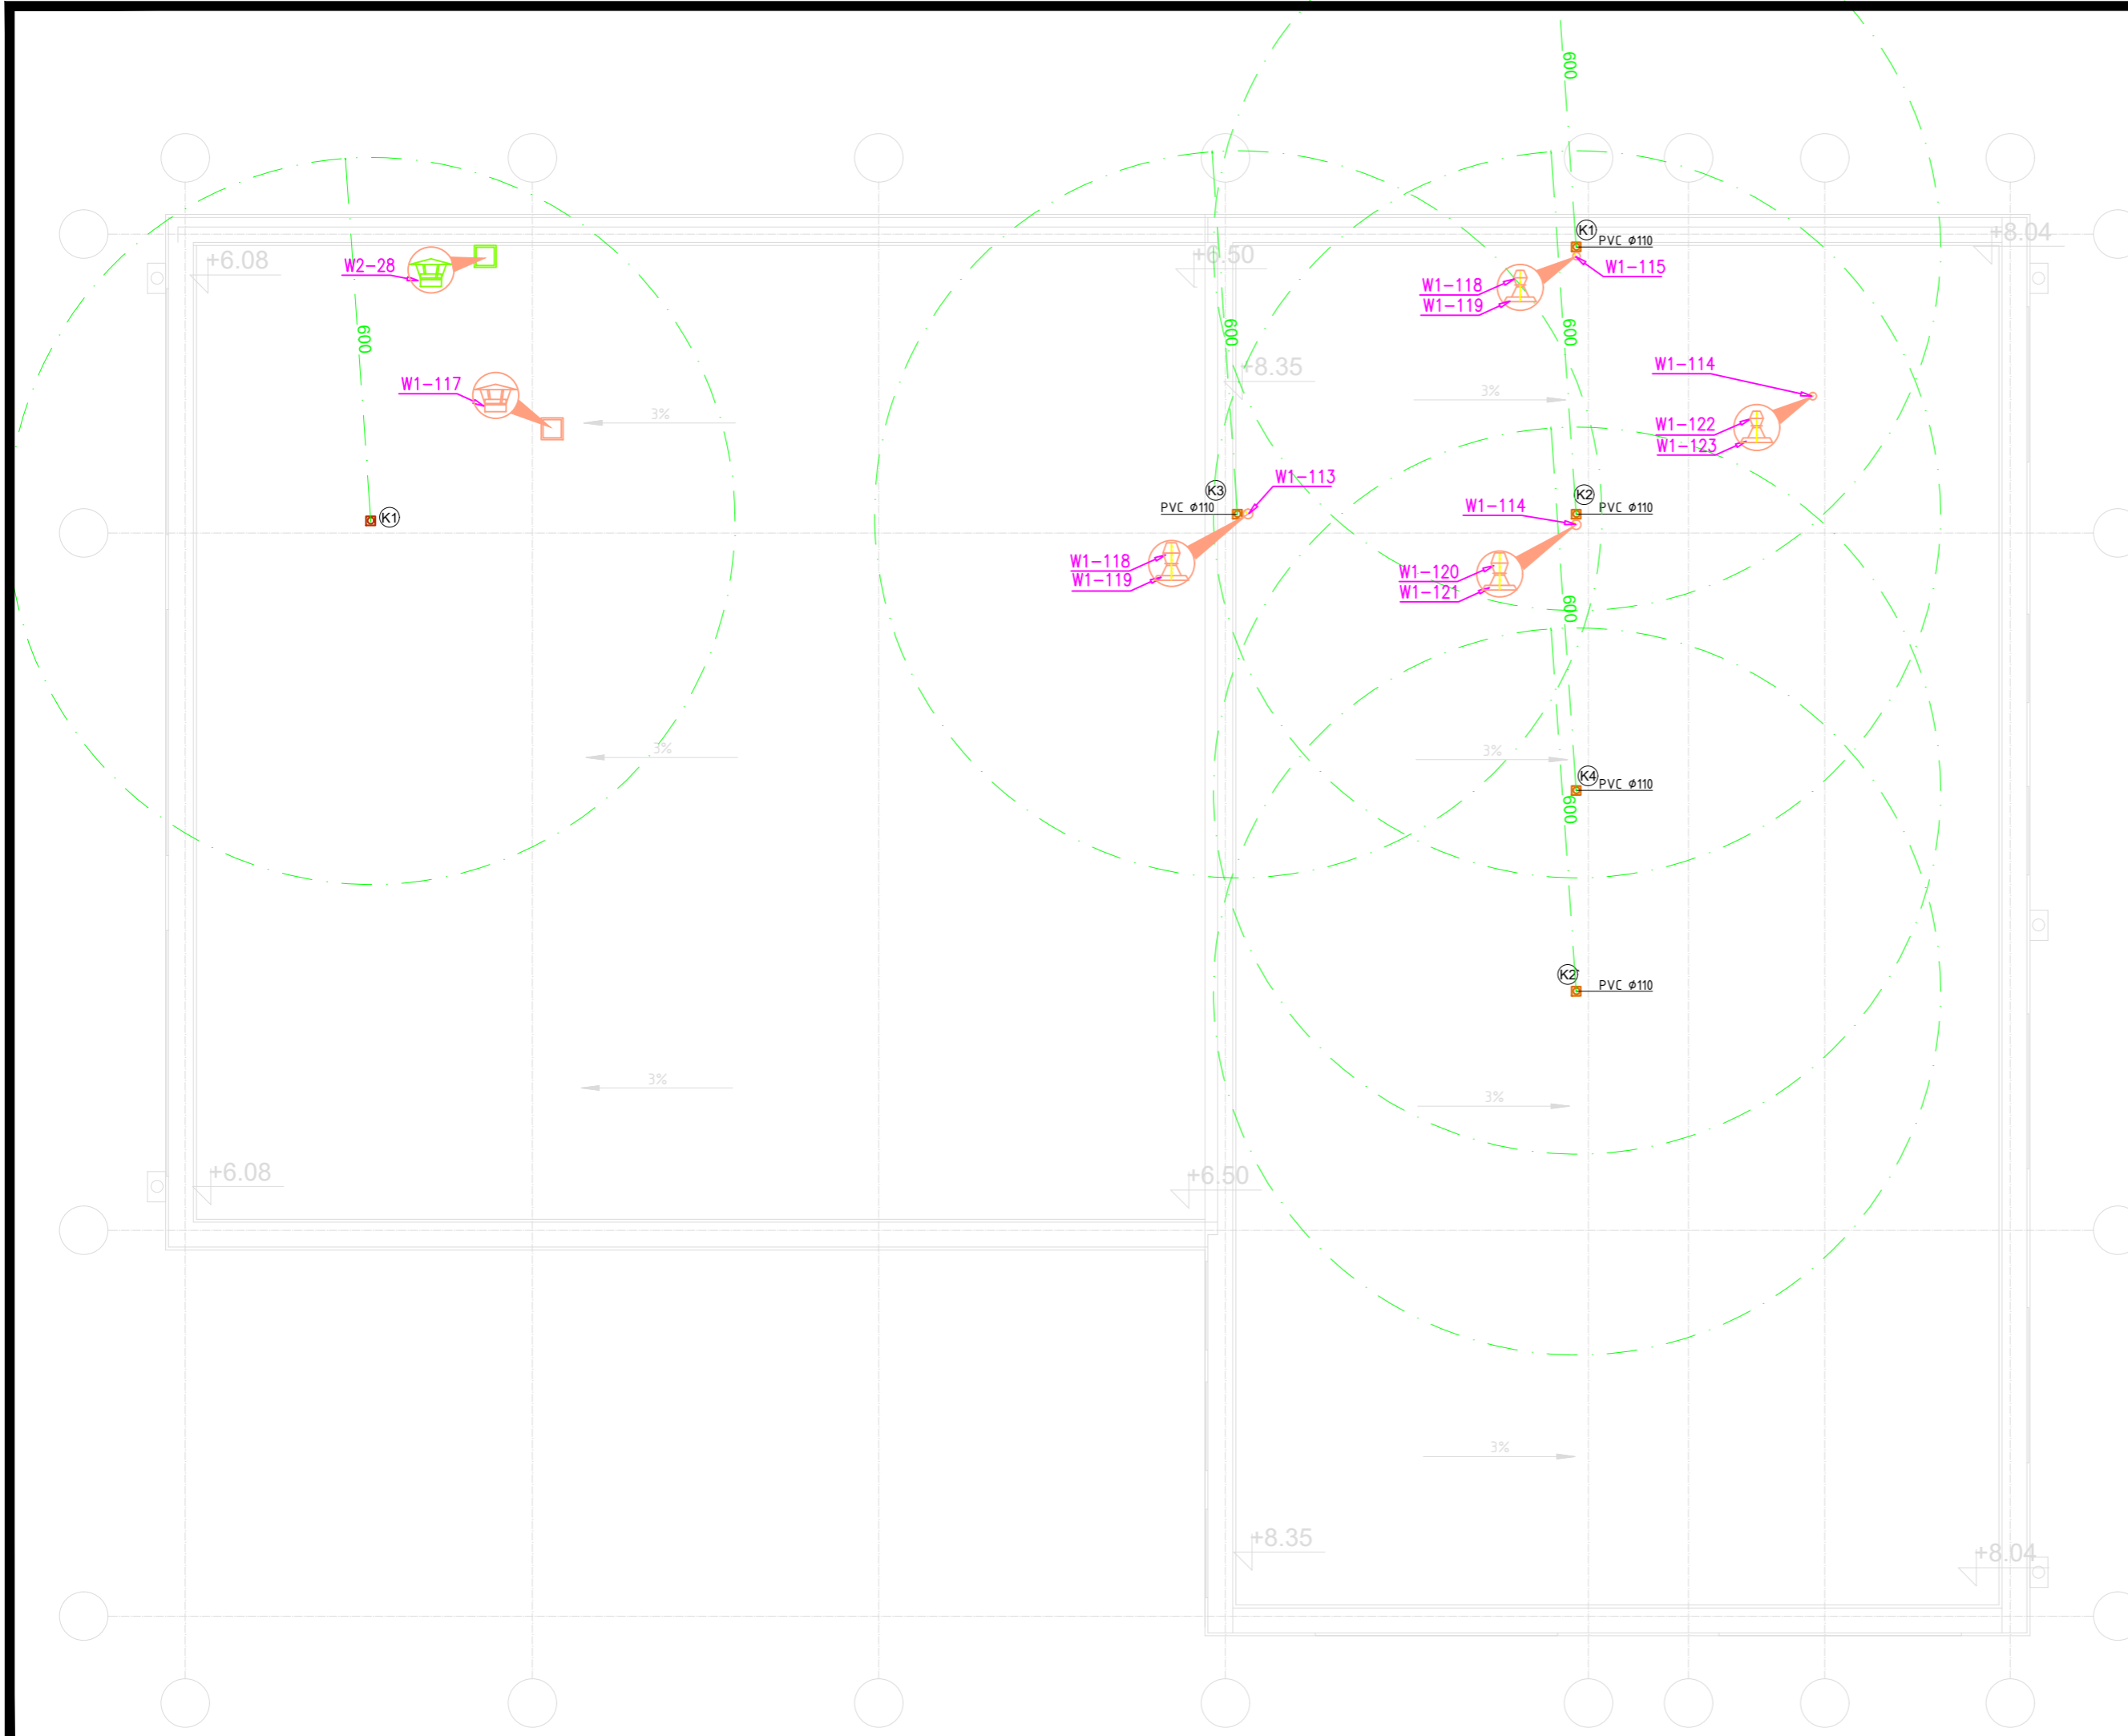

| | | |
|--|--|-------------------|
| Kubaturowe Sp. z o.o. Pl. Bankowy 2, 00-095 Warszawa REGON 380164709, NIP 525 274 98 17 728 382 099, projektykubaturowe@gmail.com | | |
| TEMAT: | Projekt budowy budynku strażnicy OSP Dawidy wraz z zagospodarowaniem terenu. | |
| INWESTOR: | Gmina Raszyn, Szkolna 2a, 05-090 Raszyn | BRANŻA: SANITARNA |
| ADRES: | DZ. NR 91 i 93/2 | SKALA: 1 : 100 |
| NAZWA RYS. | RZUT DACHU - INSTALACJA WENTYLACJI MECHANICZNEJ | DATA: 01.2019 |
| STADIUM: | PROJEKT BUDOWLANY | NR RYS. |
| PROJEKTANT | mgr inż. DANIEL WIŚNIEWSKI upr. bud. nr KUP/0152/PWOS/13 w spec. inst. sanit. | <h2>S-15</h2> |
| SPRAWDZ.: | mgr inż. JAN WIŚNIEWSKI upr. bud. nr KUP/0053/P00S/11 w spec. inst. sanit. | |