


S-2 RZUT PIĘTRA
 instalacja wody
 skala 1:100
 PROJEKT WYKONAWCZY

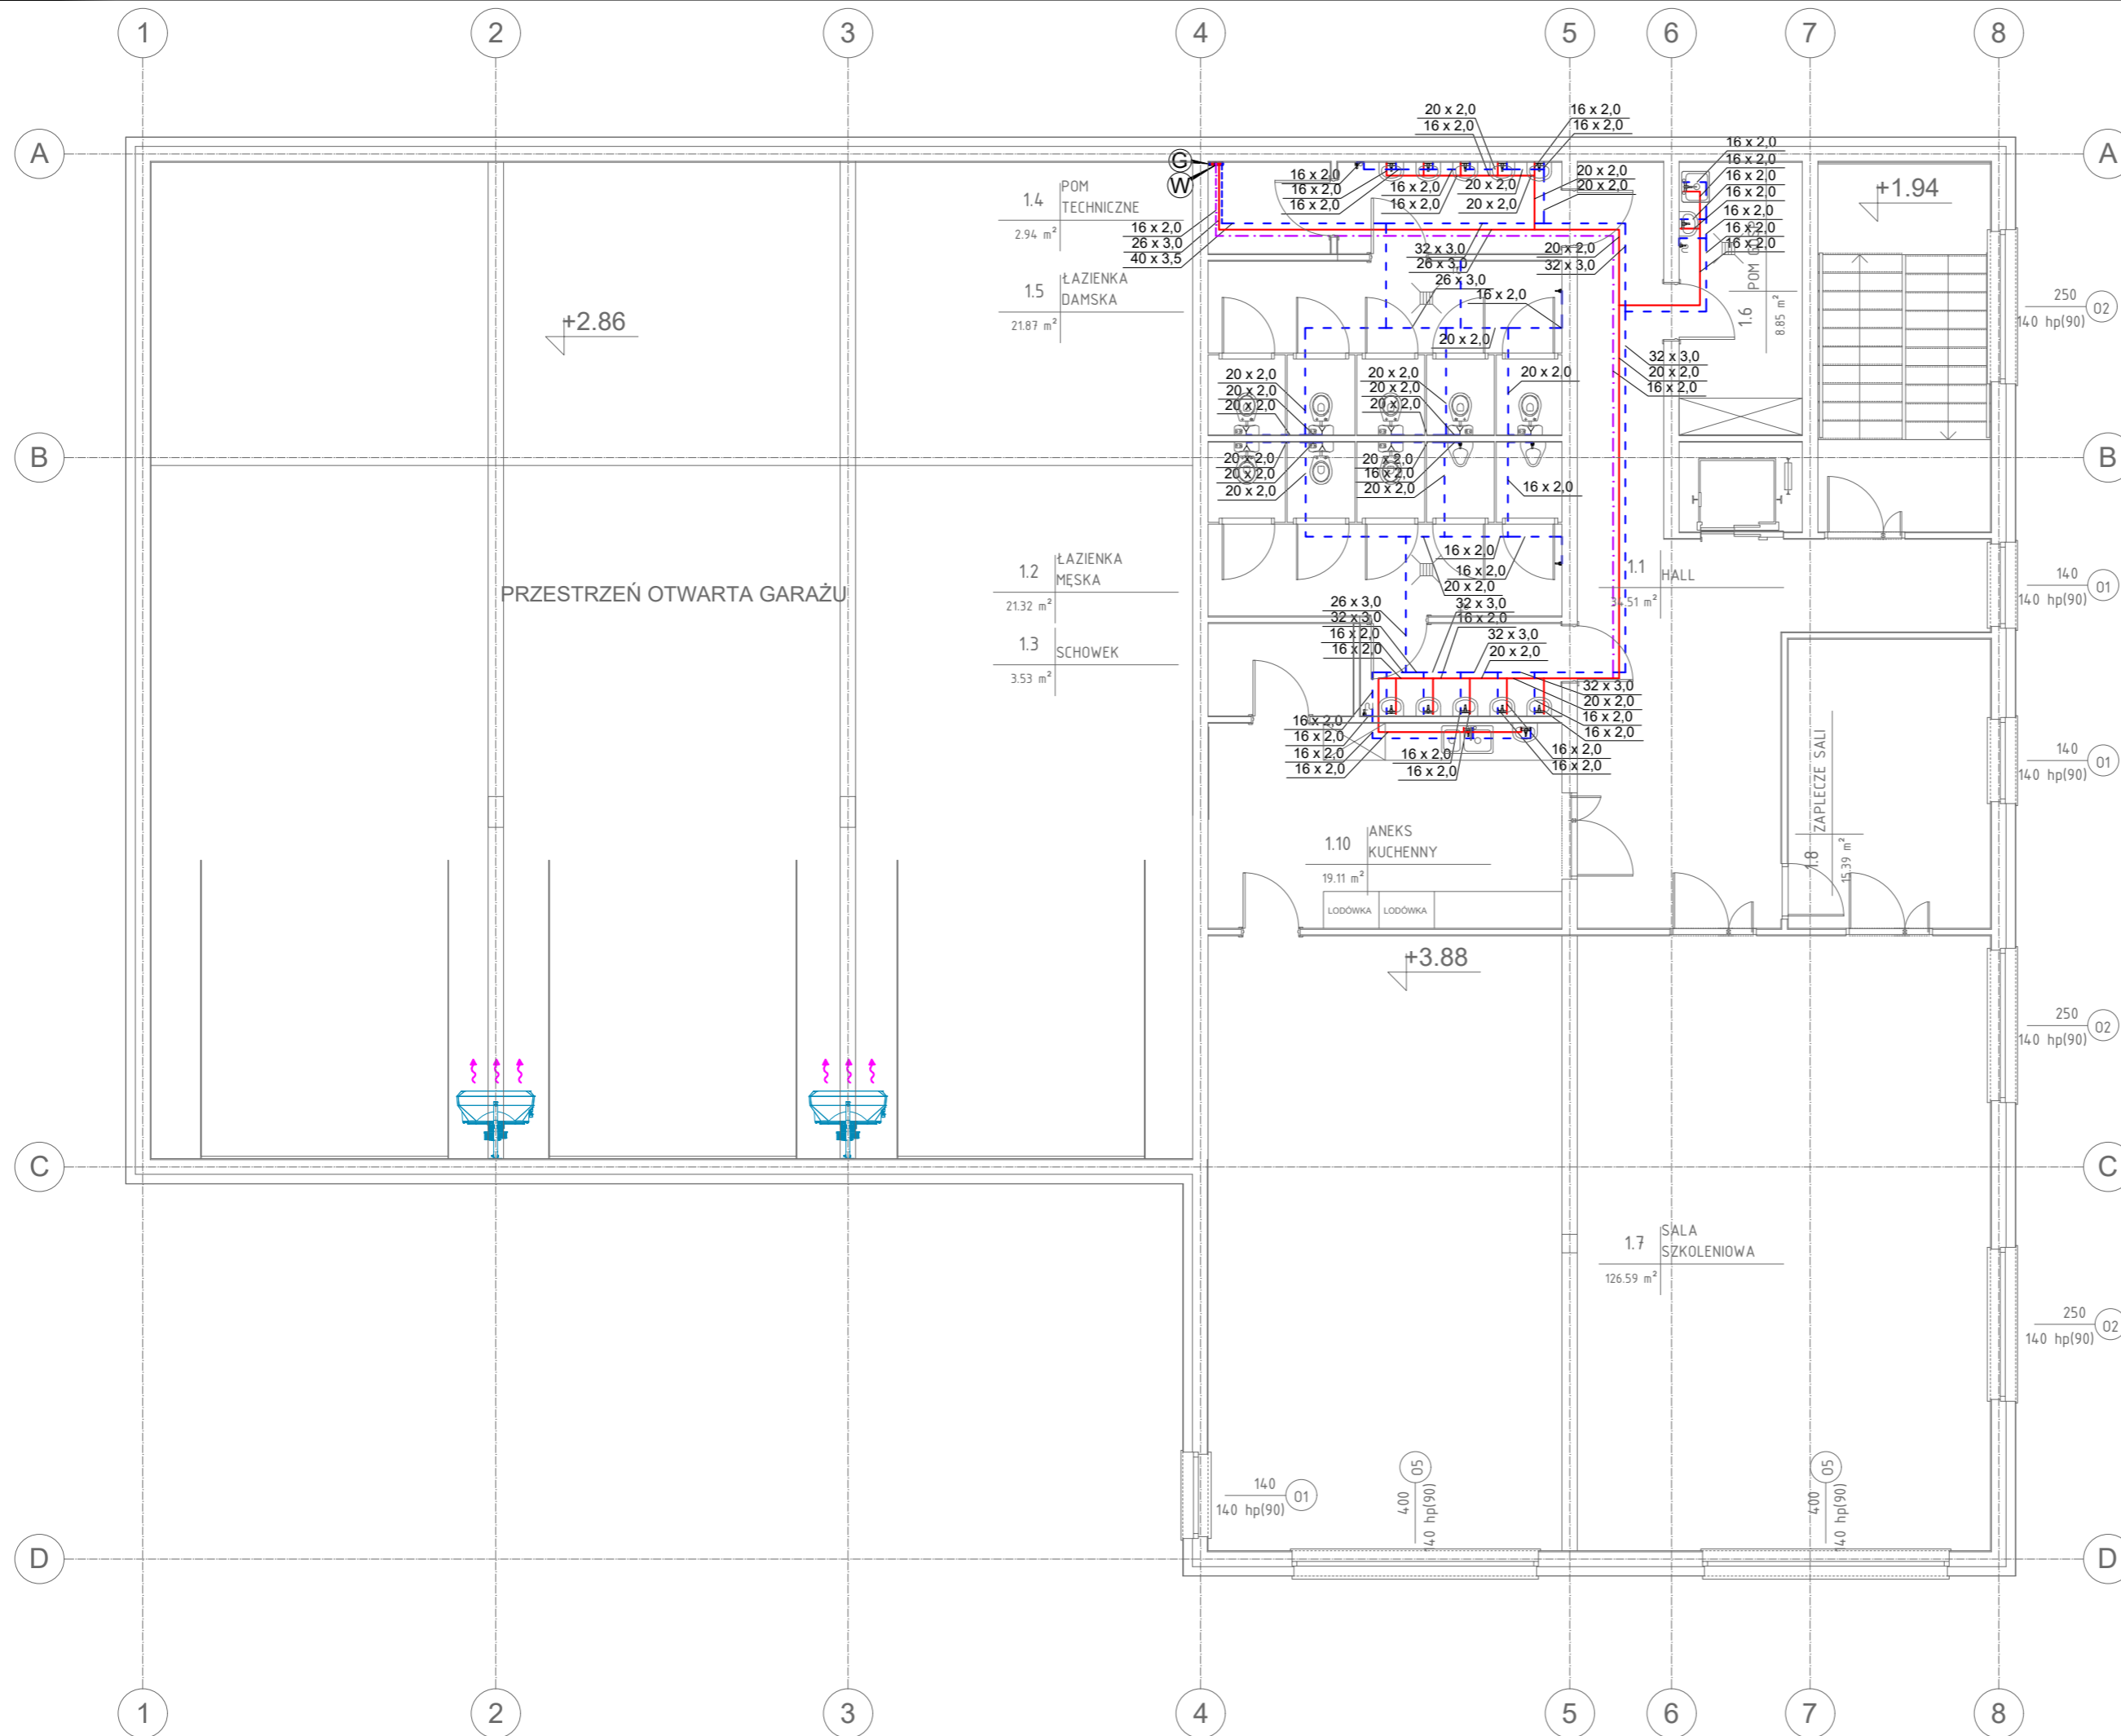

LEGENDA:

- - Przewód instalacji wody ciepłej
- - - - Przewód instalacji wody zimnej
- - - - Przewód instalacji p.poż.
- - - - Przewód cyrkulacji
- W** - Pion wodociągowy

Kubaturowe Sp. z o.o. Pl. Bankowy 2, 00-095 Warszawa REGON 380164709, NIP 525 274 98 17 728 382 099, projektykubaturowe@gmail.com		
TEMAT:	Projekt budowy budynku strażnicy OSP Dawidy wraz z zagospodarowaniem terenu.	
INWESTOR:	Gmina Raszyn, Szkolna 2a, 05-090 Raszyn	BRANŻA: SANITARNA
ADRES:	DZ. NR 91 i 93/2	SKALA: 1 : 100
NAZWA RYS.	RZUT PIĘTRO - INSTALACJA WODY	DATA: 01.2019
STADIUM:	PROJEKT BUDOWLANY	NR RYS.
PROJEKTANT:	mgr inż. DANIEL WIŚNIEWSKI upr. bud. nr KUP/0152/PWOS/13 w spec. inst. sanit.	S-2
SPRAWDZ.:	mgr inż. JAN WIŚNIEWSKI upr. bud. nr KUP/0053/PQOS/11 w spec. inst. sanit.	