


S-4 RZUT PARTERU
 instalacja kan. sanitarnej
 skala 1:100
 PROJEKT WYKONAWCZY

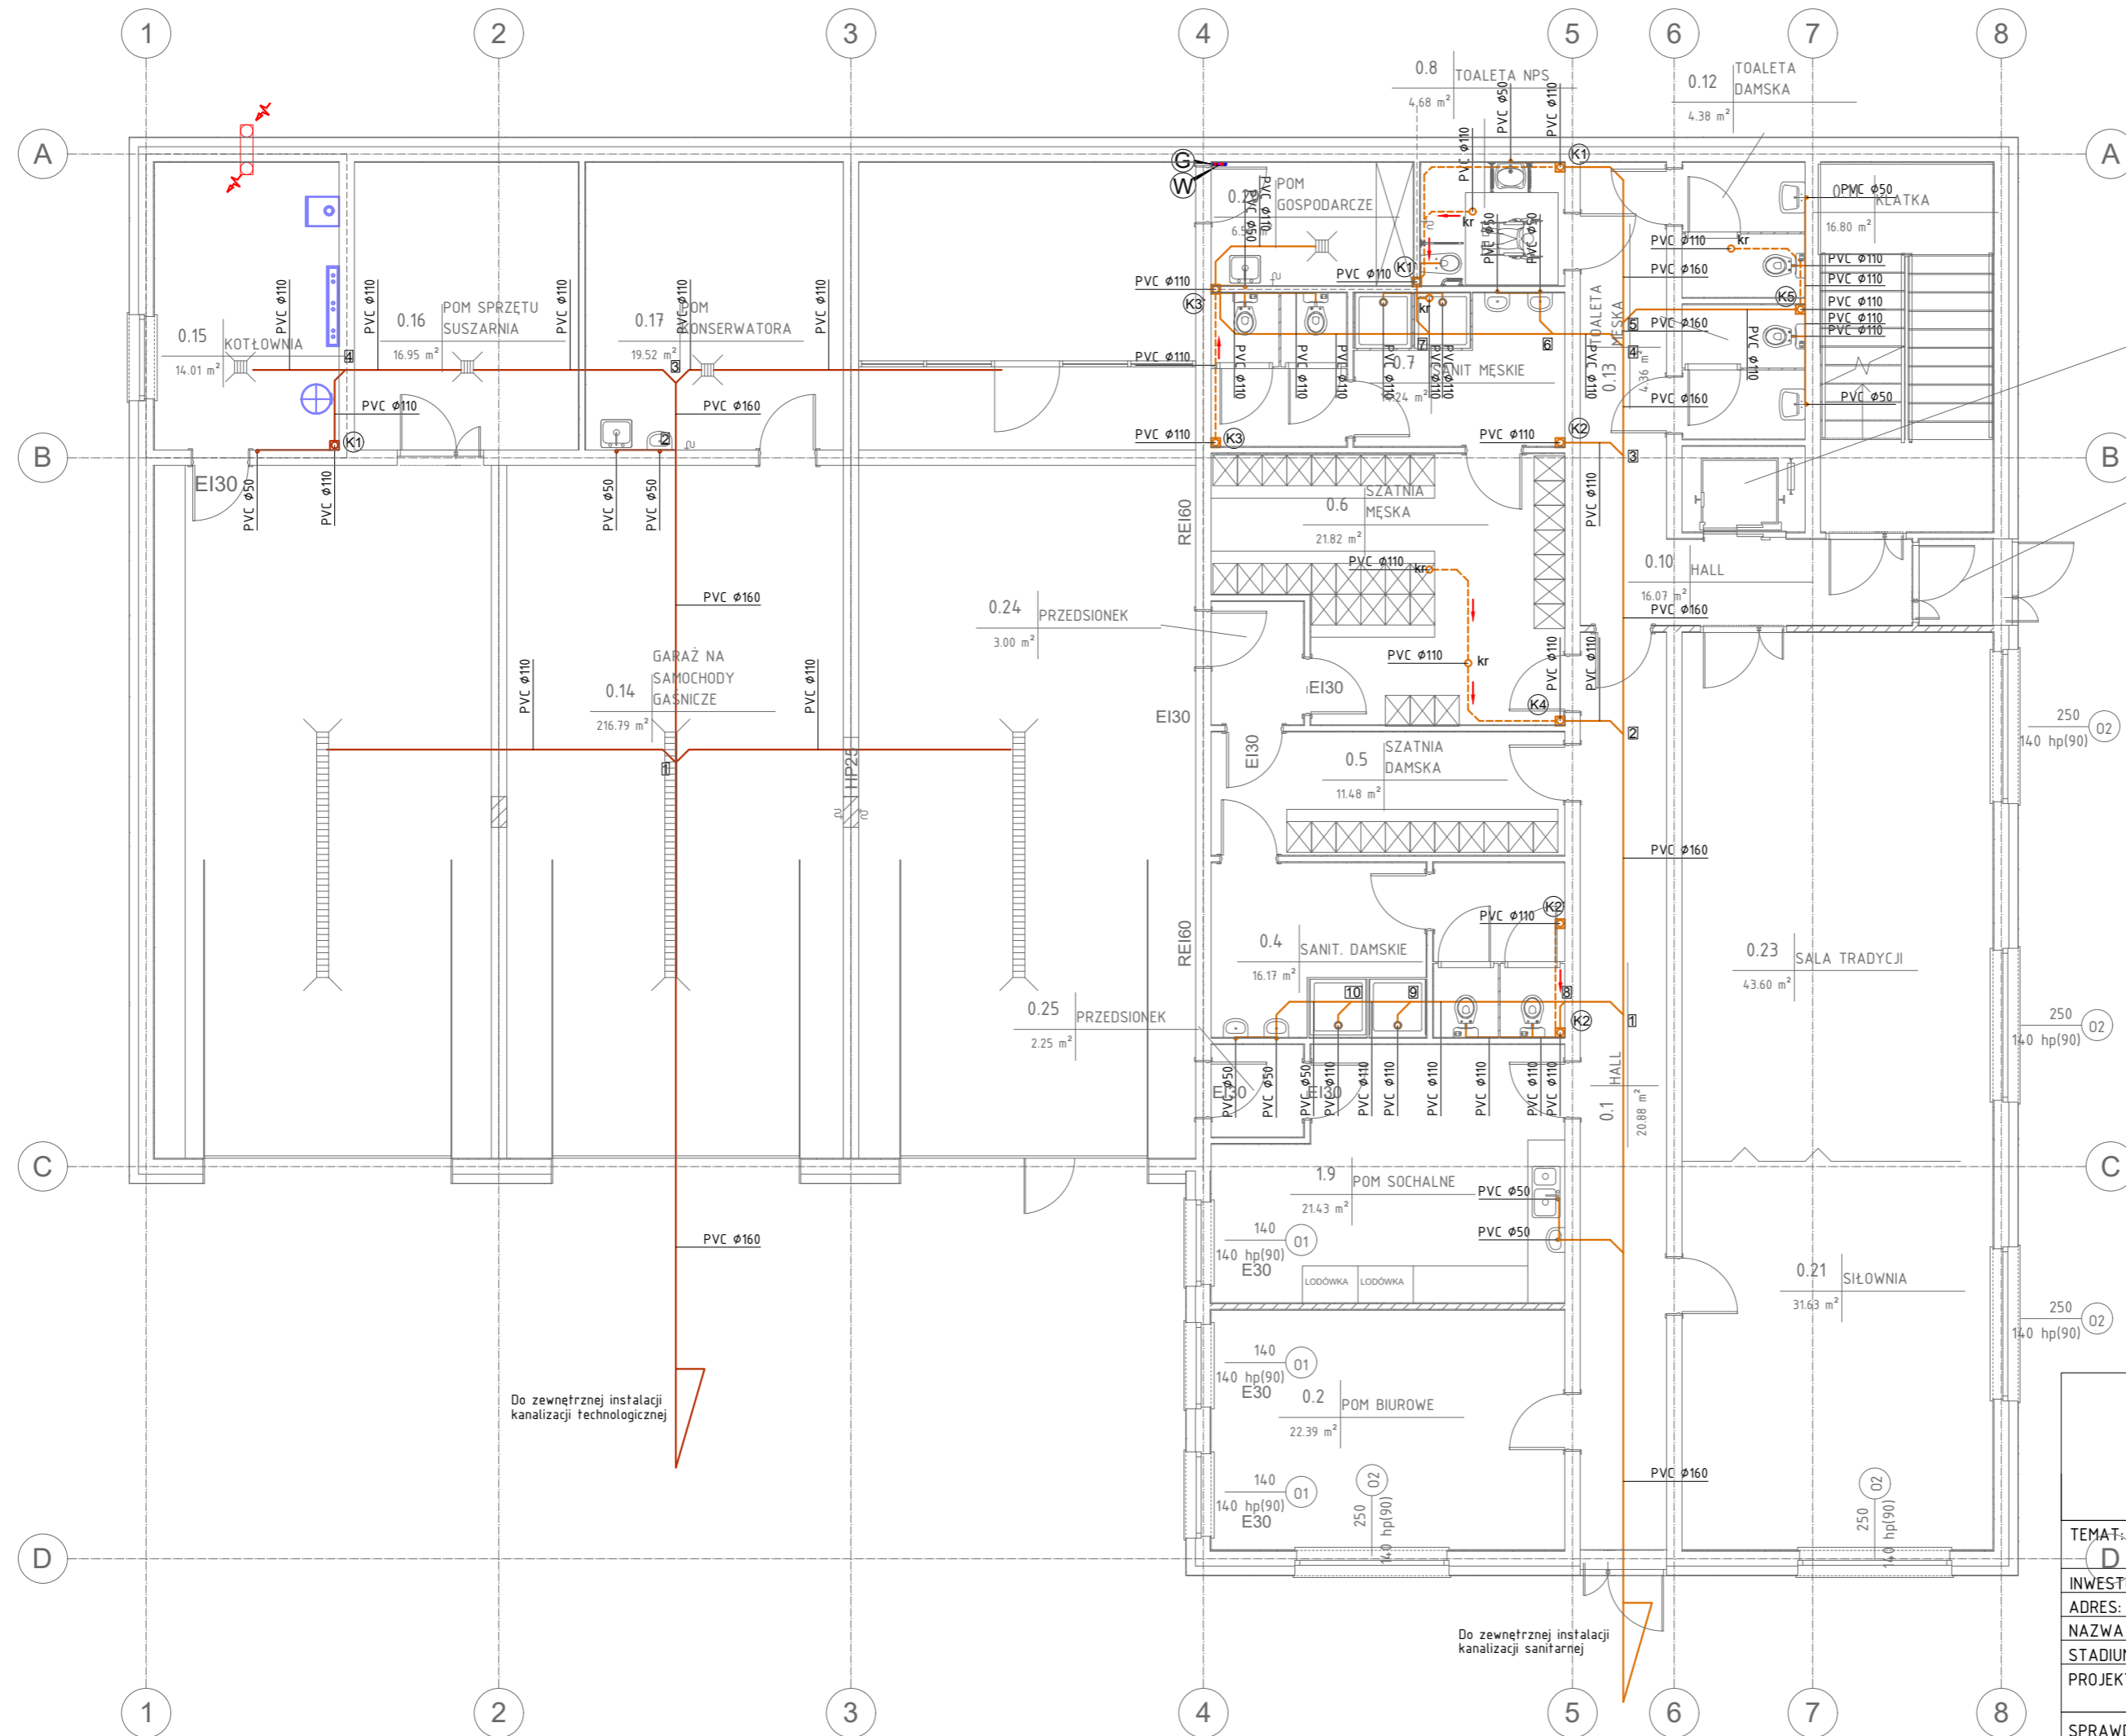

LEGENDA:

- - Przewód instalacji kanalizacji sanitarnej
- - Przewód instalacji kanalizacji technologicznej
- - Przewód instalacji kanalizacji sanitarnej prowadzony pod stropem
- K3 - Numeracja pionu kanalizacji sanitarnej
- - Projektowany pion kanalizacji sanitarnej

Do zewnętrznej instalacji kanalizacji technologicznej

Do zewnętrznej instalacji kanalizacji sanitarnej

Kubaturowe Sp. z o.o.
 Pl. Bankowy 2, 00-095 Warszawa
 REGON 380164709, NIP 525 274 98 17
 728 382 099, projektykubaturowe@gmail.com

TEMAT:	Projekt budowy budynku strażnicy OSP Dawidy wraz z zagospodarowaniem terenu.	
INWESTOR:	Gmina Raszyn, Szkolna 2a, 05-090 Raszyn	BRANŻA:
ADRES:	DZ. NR 91 i 93/2	SANITARNA
NAZWA RYS.	RZUT PARTER - INSTALACJA KANALIZACJI SANITARNEJ	SKALA:
STADIUM:	PROJEKT BUDOWLANY	DATA:
PROJEKTANT	mgr inż. DANIEL WIŚNIEWSKI upr. bud. nr KUP/0152/PWOS/13 w spec. inst. sanit.	NR RYS.
SPRAWDZ.:	mgr inż. JAN WIŚNIEWSKI upr. bud. nr KUP/0053/PQOS/11 w spec. inst. sanit.	S-4