


S-5 RZUT PIĘTRA
 instalacja kan. sanitarnej
 skala 1:100
 PROJEKT WYKONAWCZY

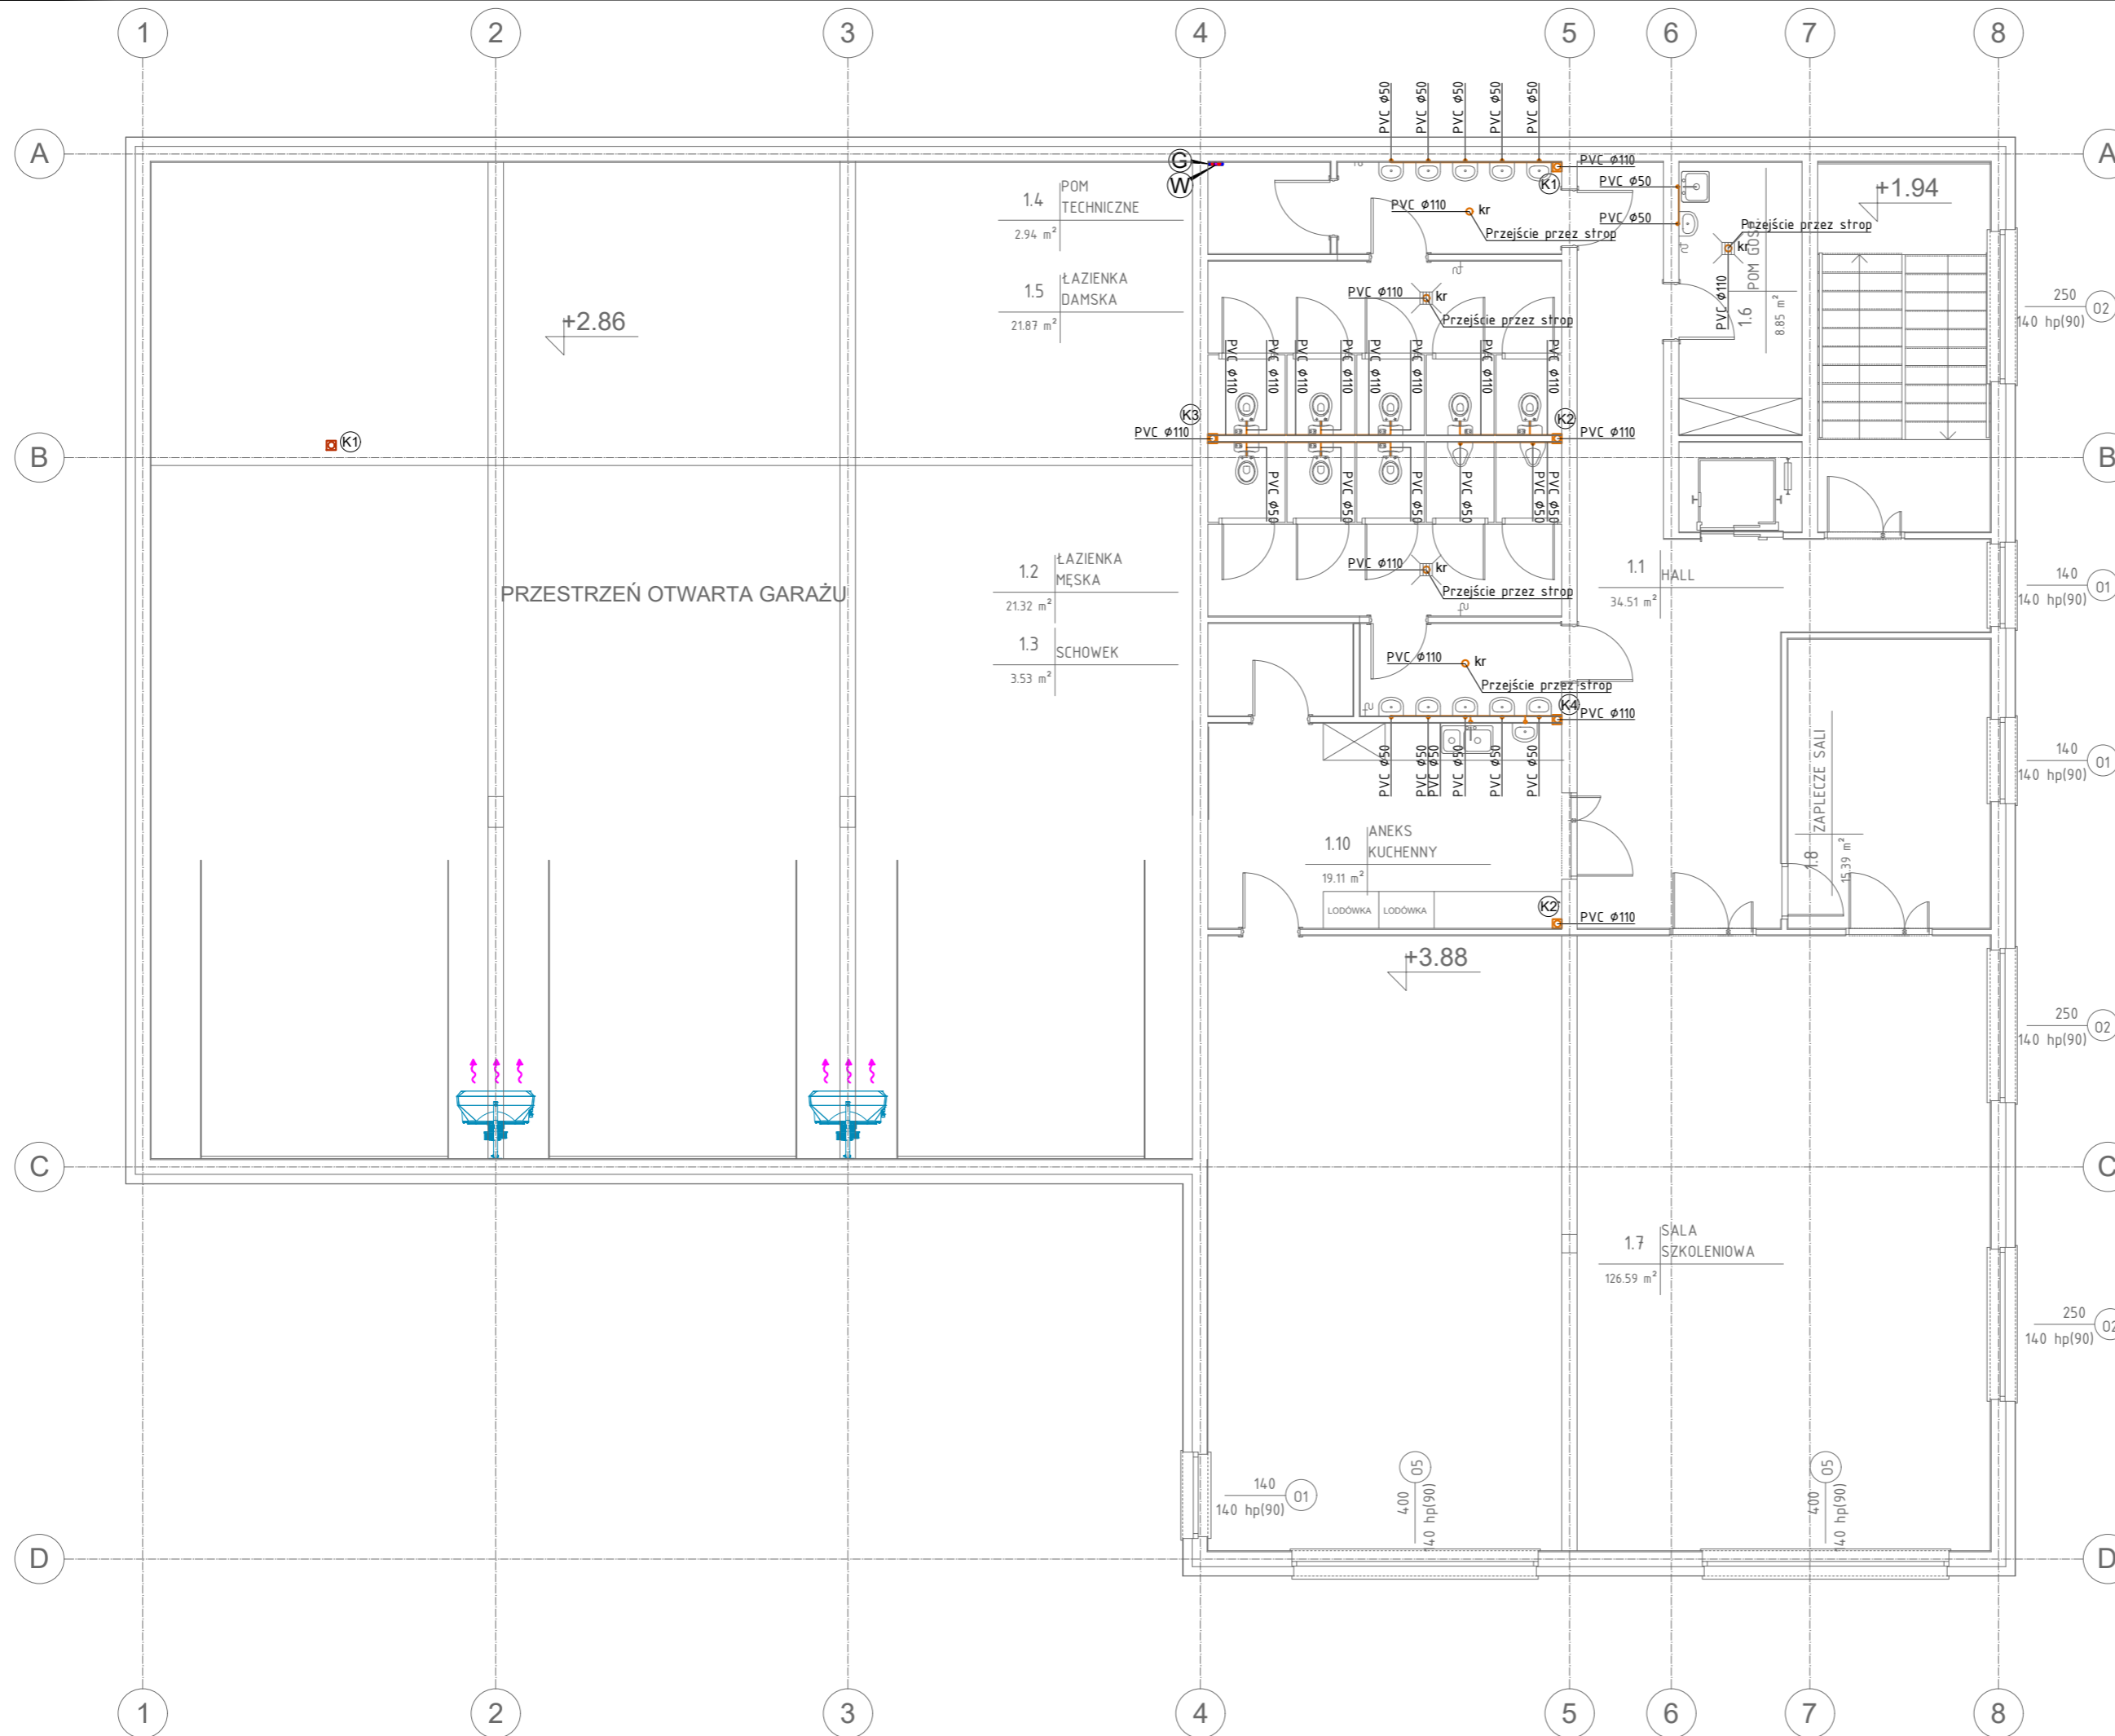

LEGENDA:

- - Przewód instalacji kanalizacji sanitarnej
- - - - Przewód instalacji kanalizacji sanitarnej prowadzony pod stropem
- K3 - Numeracja pionu kanalizacji sanitarnej
- Projektowany pion kanalizacji sanitarnej

Kubaturowe Sp. z o.o. Pl. Bankowy 2, 00-095 Warszawa REGON 380164709, NIP 525 274 98 17 728 382 099, projektykubaturowe@gmail.com		
TEMAT:	Projekt budowy budynku strażnicy OSP Dawidy wraz z zagospodarowaniem terenu.	
INWESTOR:	Gmina Raszyn, Szkolna 2a, 05-090 Raszyn	BRANŻA: SANITARNA
ADRES:	DZ. NR 91 i 93/2	SKALA: 1 : 100
NAZWA RYS.	RZUT PIĘTRO - INSTALACJA KANALIZACJI SANITARNEJ	DATA: 01.2019
STADIUM:	PROJEKT BUDOWLANY	NR RYS.
PROJEKTANT:	mgr inż. DANIEL WIŚNIEWSKI upr. bud. nr KUP/0152/PWOS/13 w spec. inst. sanit.	S-5
SPRAWDZ.:	mgr inż. JAN WIŚNIEWSKI upr. bud. nr KUP/0053/P00S/11 w spec. inst. sanit.	